



LEGENDA MÍSTNOSTÍ

- 01 - Vstup do administrativy
- 02 - Výrobní hala 1
- 03 - Výrobní hala 2
- 04 - Rozvodna NN
- 05 - Rozvodna VN
- 06 - Transformátor 1
- 07 - Transformátor 2
- 08 - Přístřeší

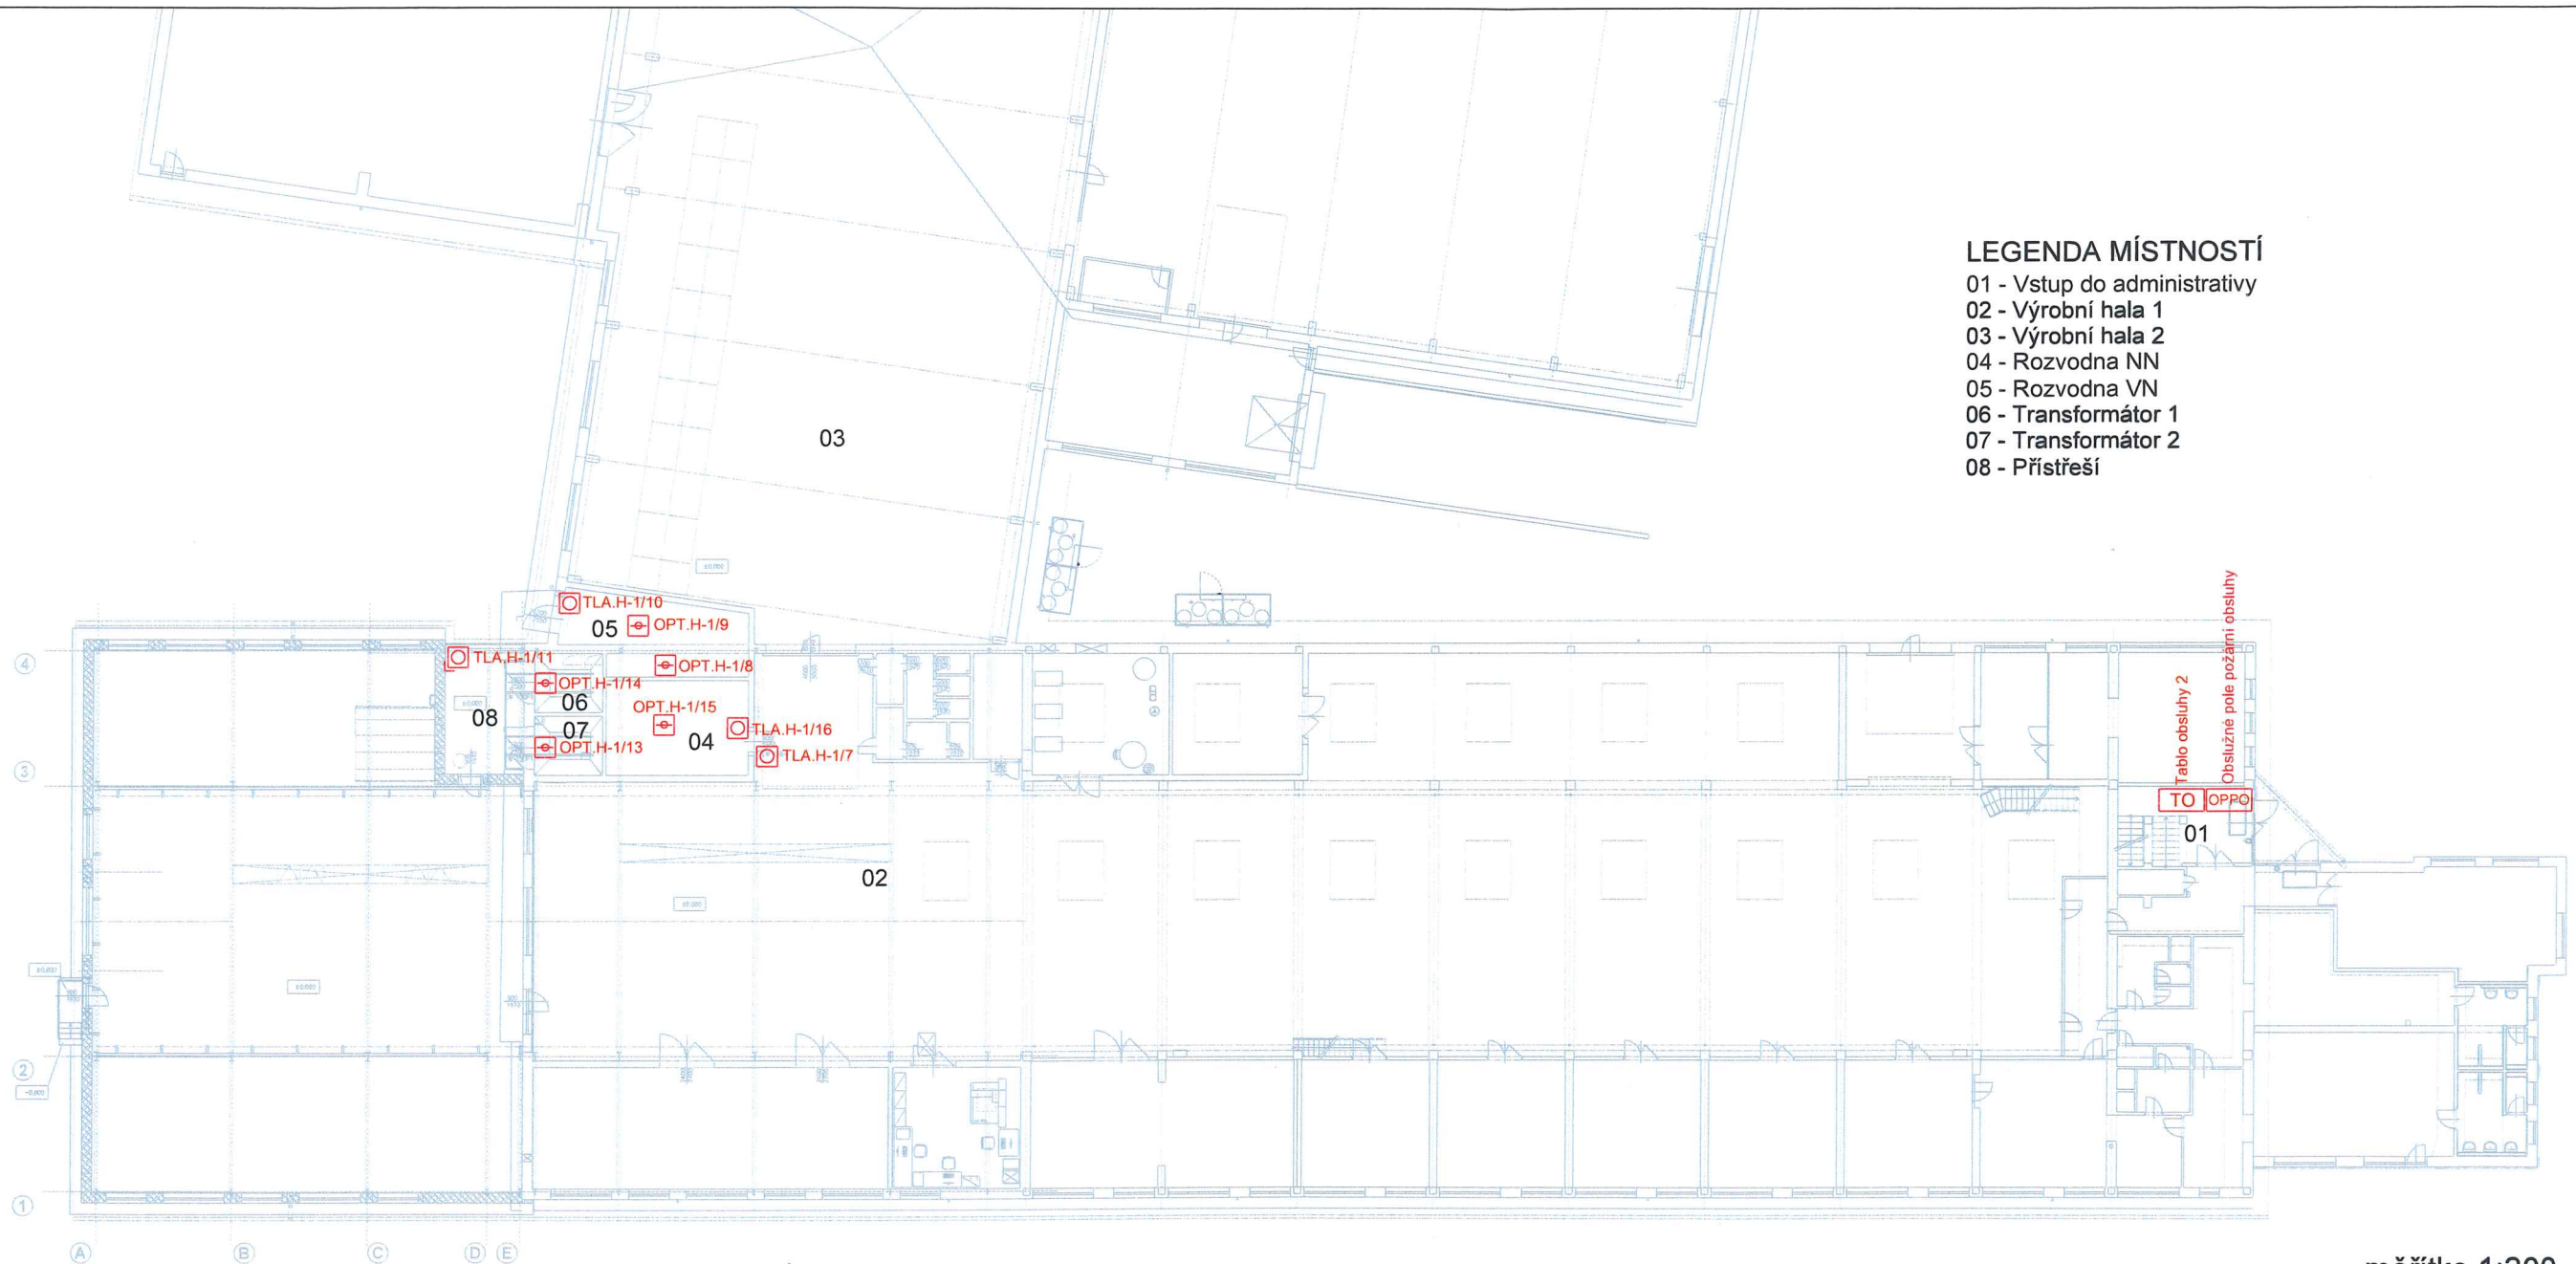

měřítko 1:200
PŮDORYS 1.NP část 2.

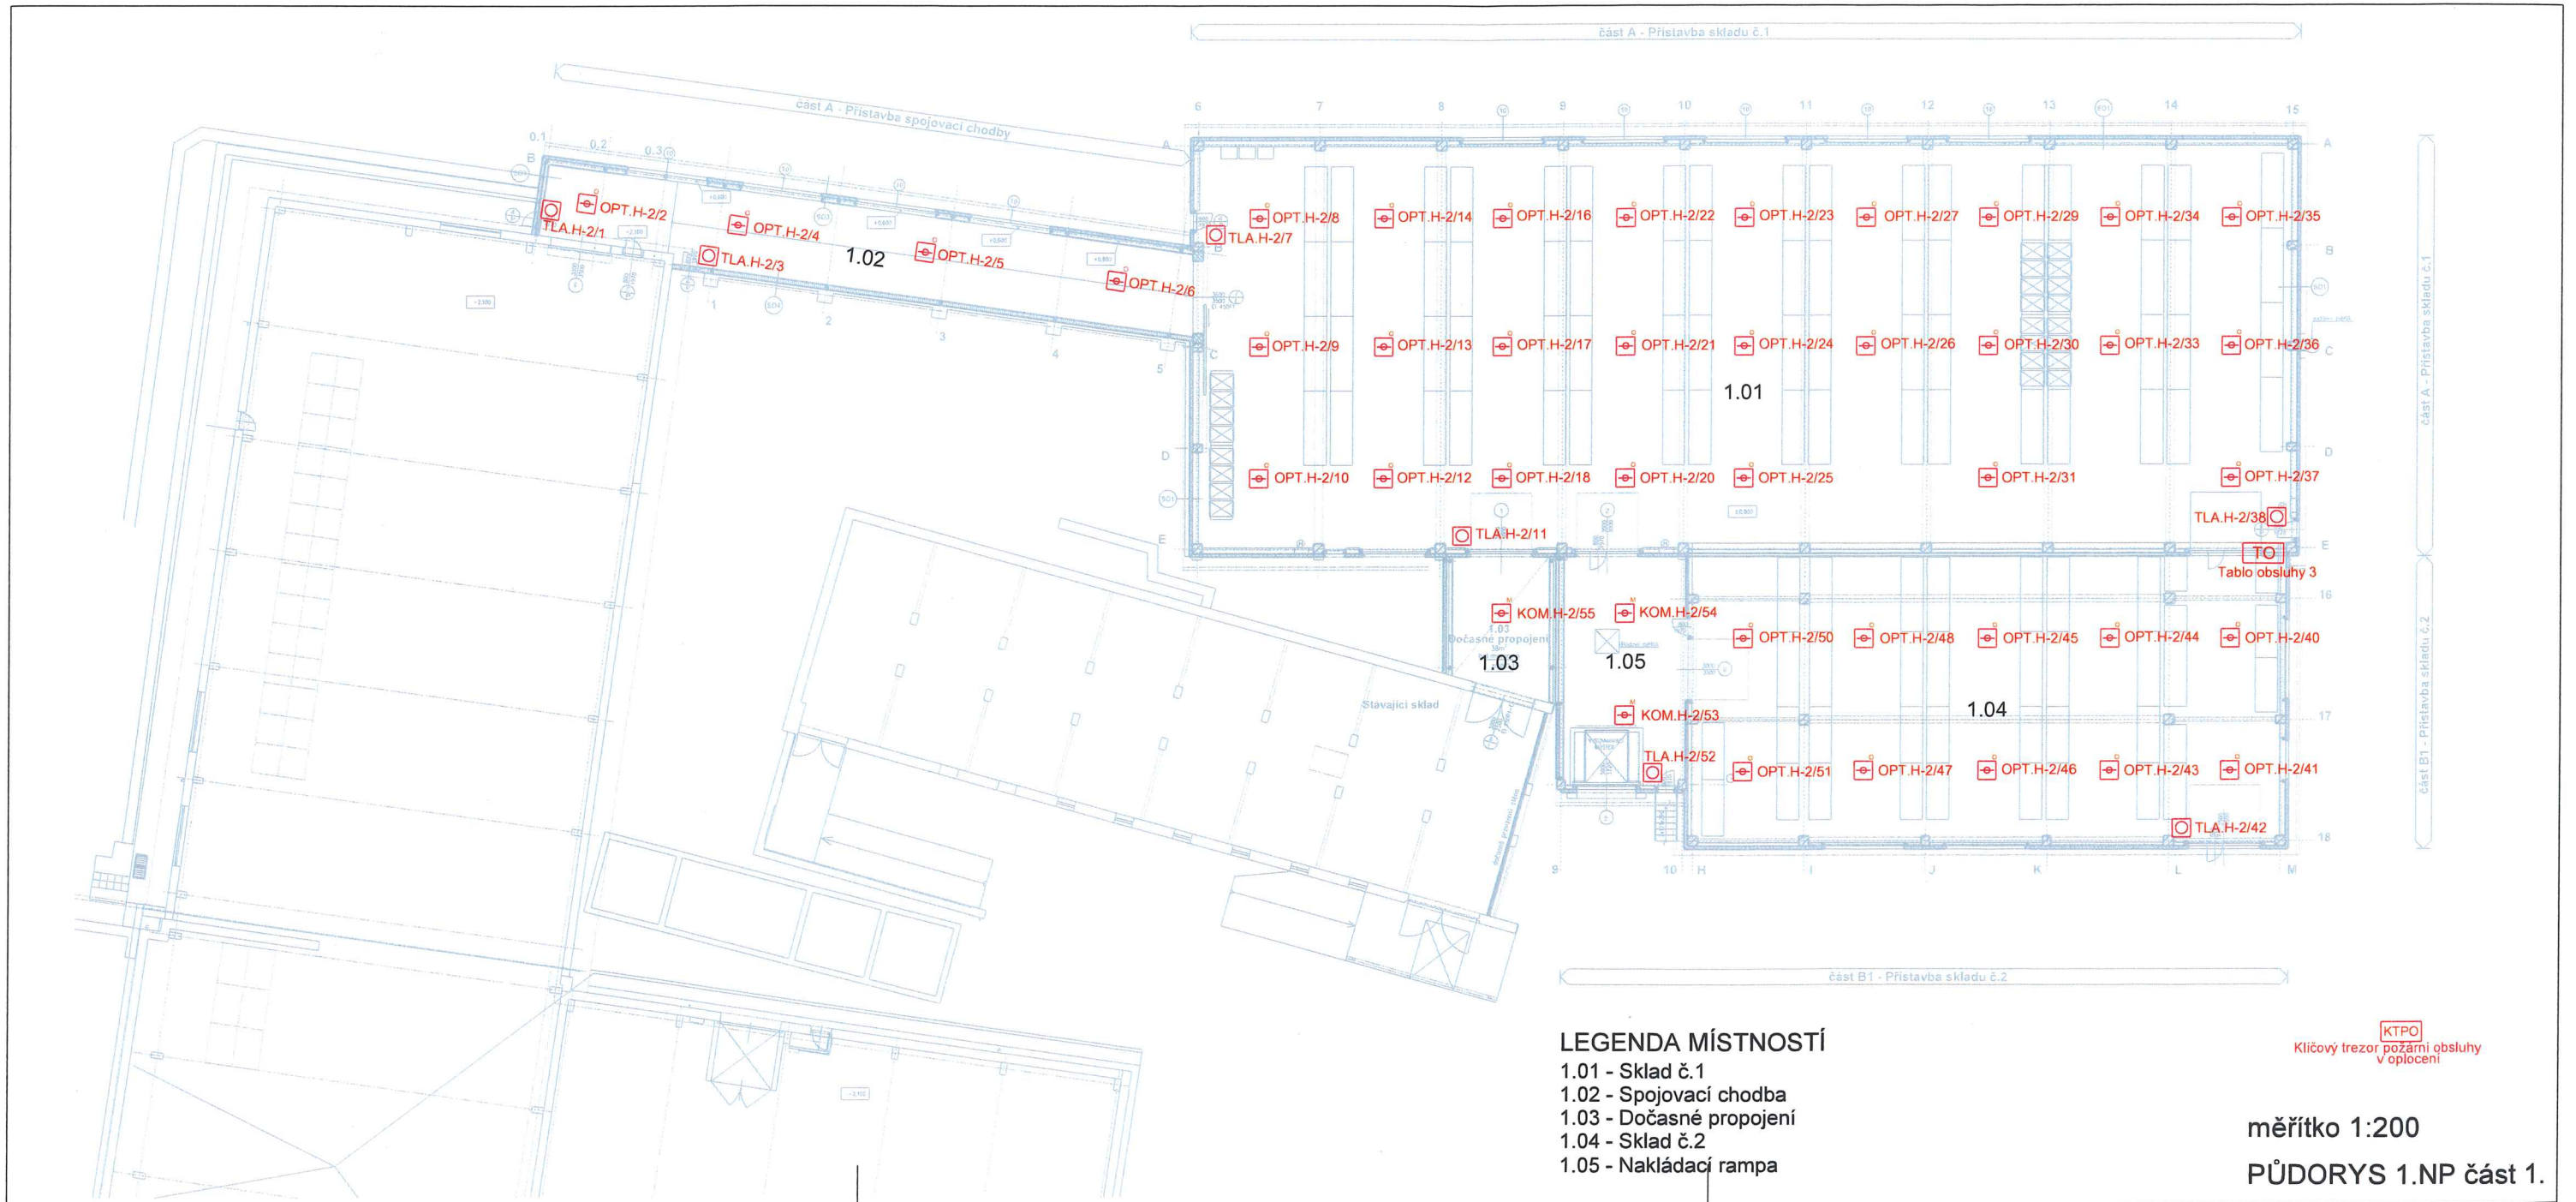

LEGENDA MÍSTNOSTÍ


- 1.01 - Sklad č.1
- 1.02 - Spojovací chodba
- 1.03 - Dočasné propojení
- 1.04 - Sklad č.2
- 1.05 - Nakládací rampa

KTPO
Klíčový trezor požární obsluhy
v oplocení

měřítko 1:200
PŮDORYS 1.NP část 1.

LEGENDA MÍSTNOSTÍ

- | | |
|--------------------------|--------------------------|
| 2.01 - Schodiště | 2.11 - Zasedací místnost |
| 2.02 - Chodba | 2.12 - Kancelář ředitele |
| 2.03 - Serverovna 1 | 2.13 - Kancelář |
| 2.04 - Sekretariát | 2.14 - Kancelář |
| 2.05 - Zasedací místnost | 2.15 - Server |
| 2.06 - Kancelář | 2.16 - Kancelář |
| 2.07 - Kancelář | 2.17 - Kancelář |
| 2.08 - Čajová kuchyňka | 2.18 - Denní místnost |
| 2.09 - Předstíň WC | 2.19 - Předstíň WC |
| 2.10 - WC | 2.20 - WC |

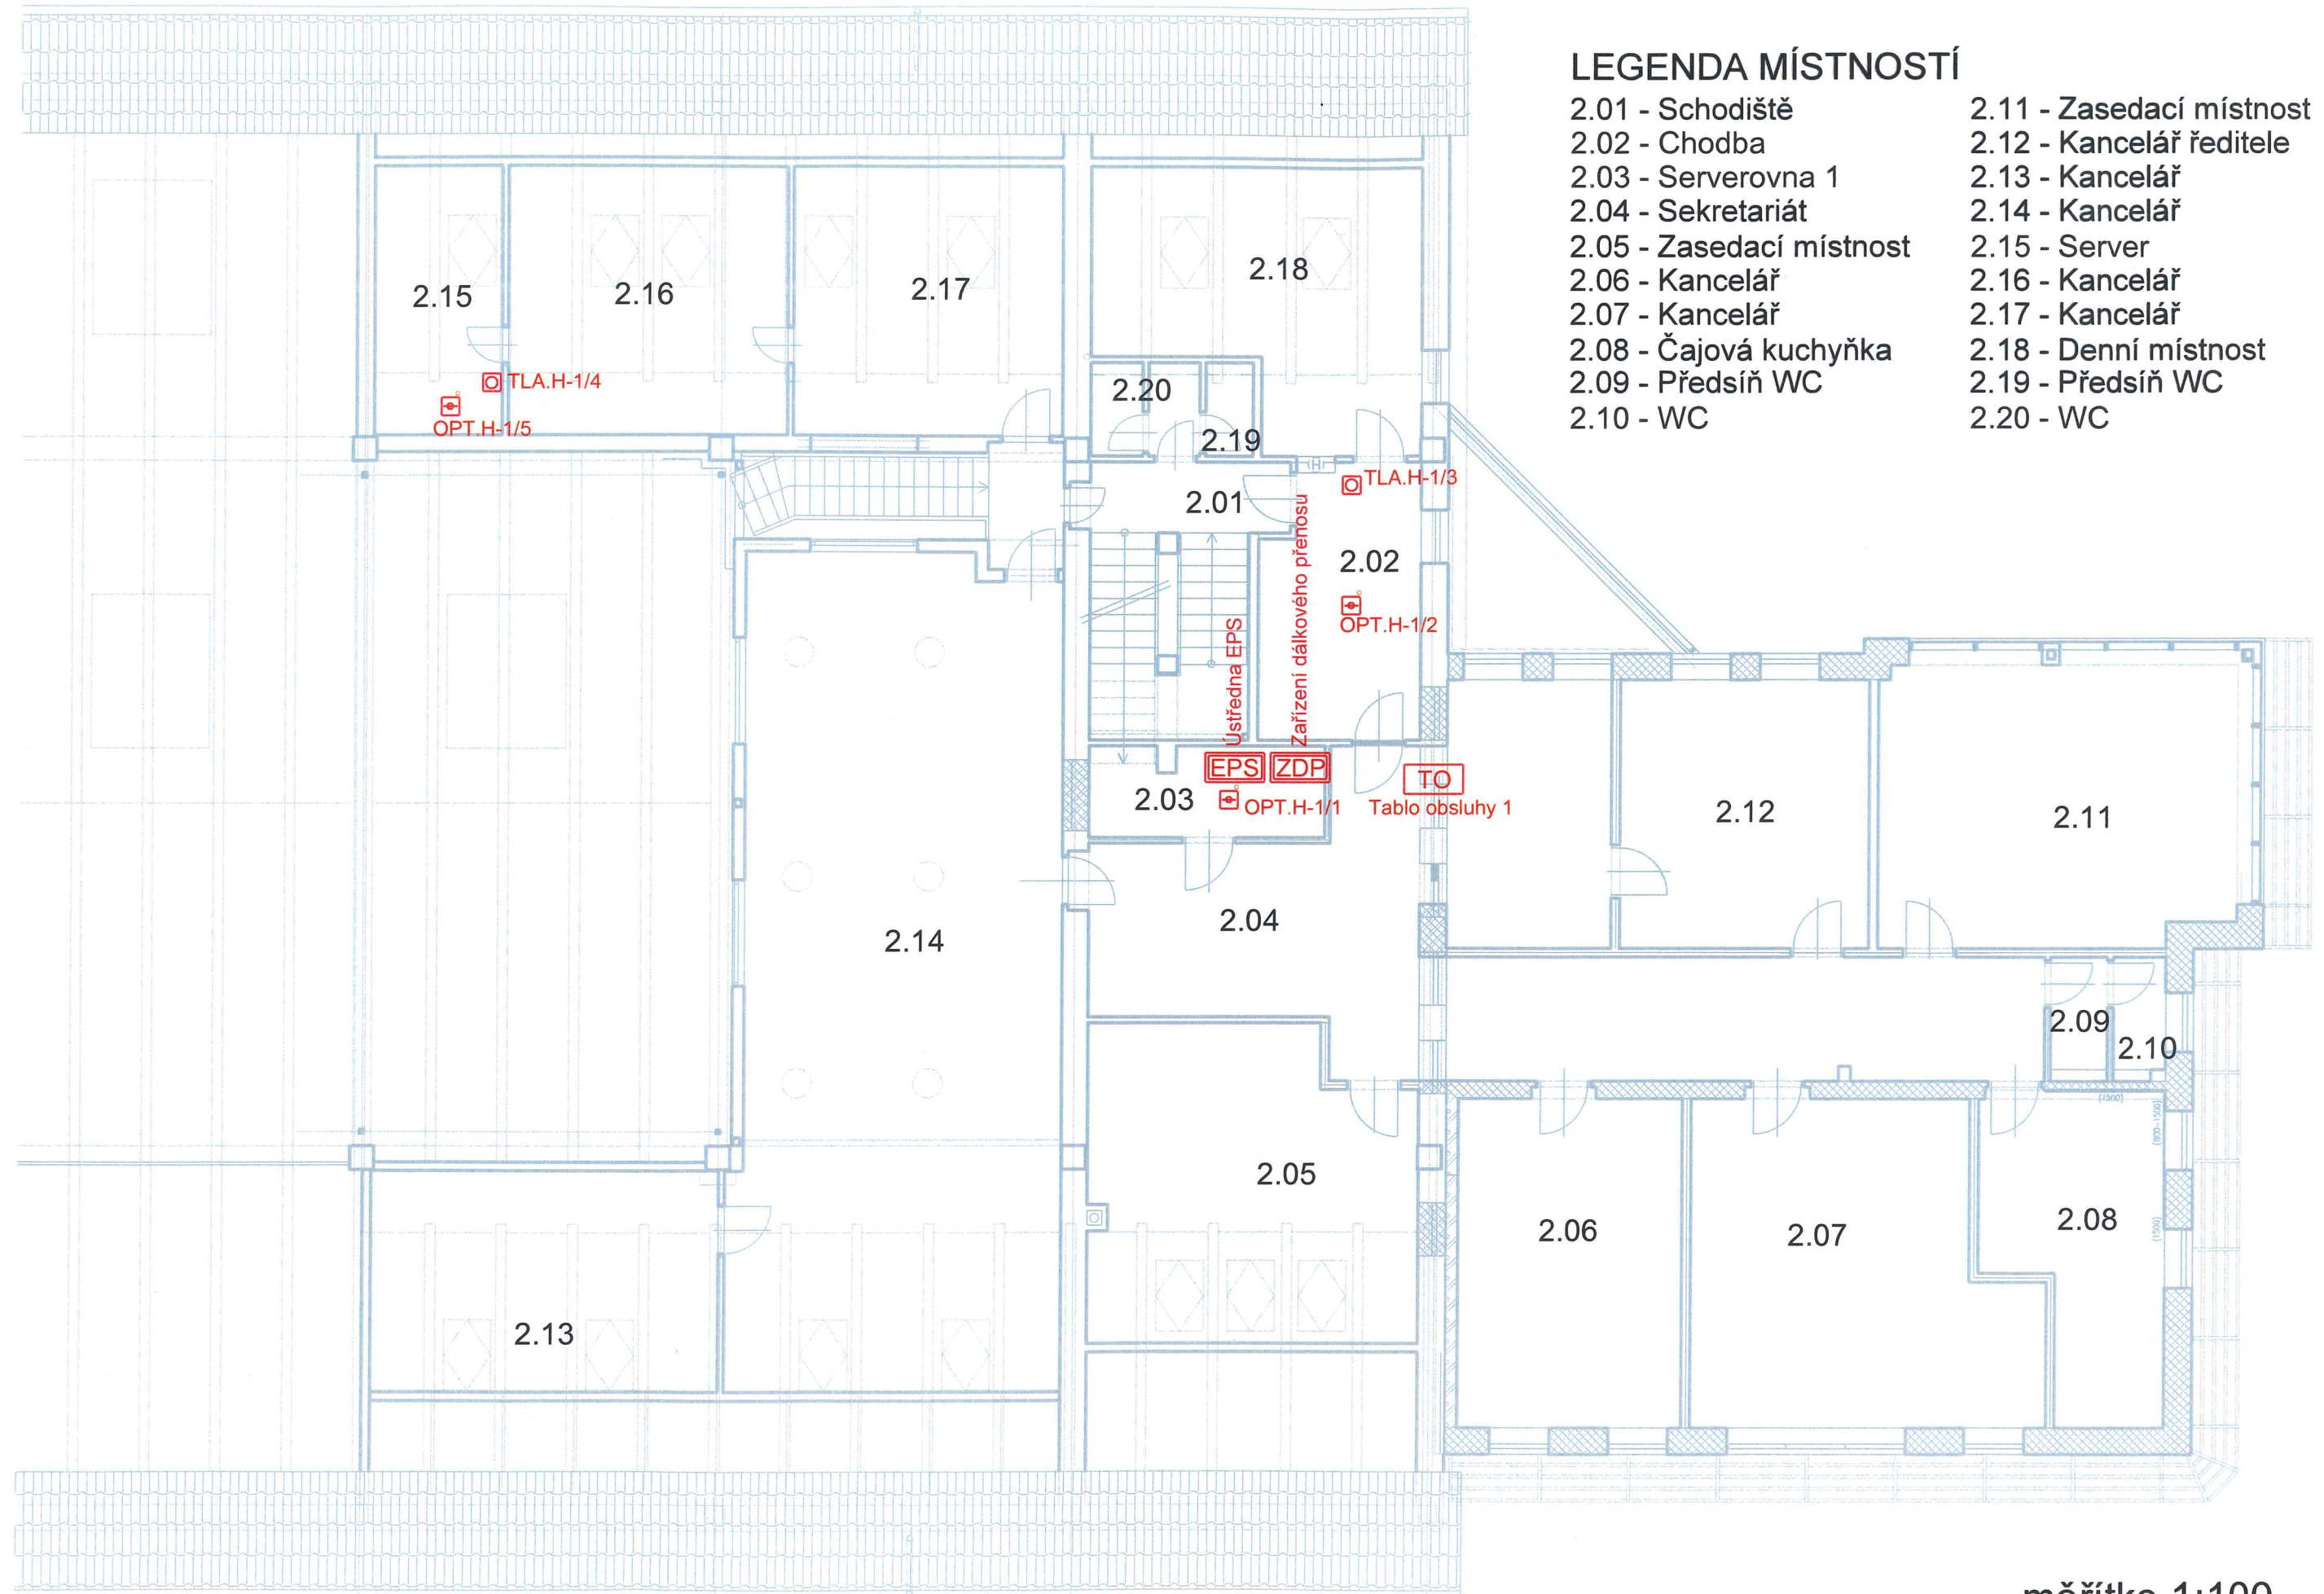

měřítko 1:100
PŮDORYS 2.NP